


Mapa do celów projektowych
 Skala mapy 1:500
 Data arkusza mapy S.152.26.16.1.41.3.2
 Nazwa obiektu budowlanego: Budowa sieci wodociągowej w rejonie ulicy Staroszkolnej w Bolesławcu
 Tytuł projektu: Projekt zagospodarowania terenu

Geodeta Sprawawiony
 Przemysław Kozłowski
 Data: 10.09.2025 r.

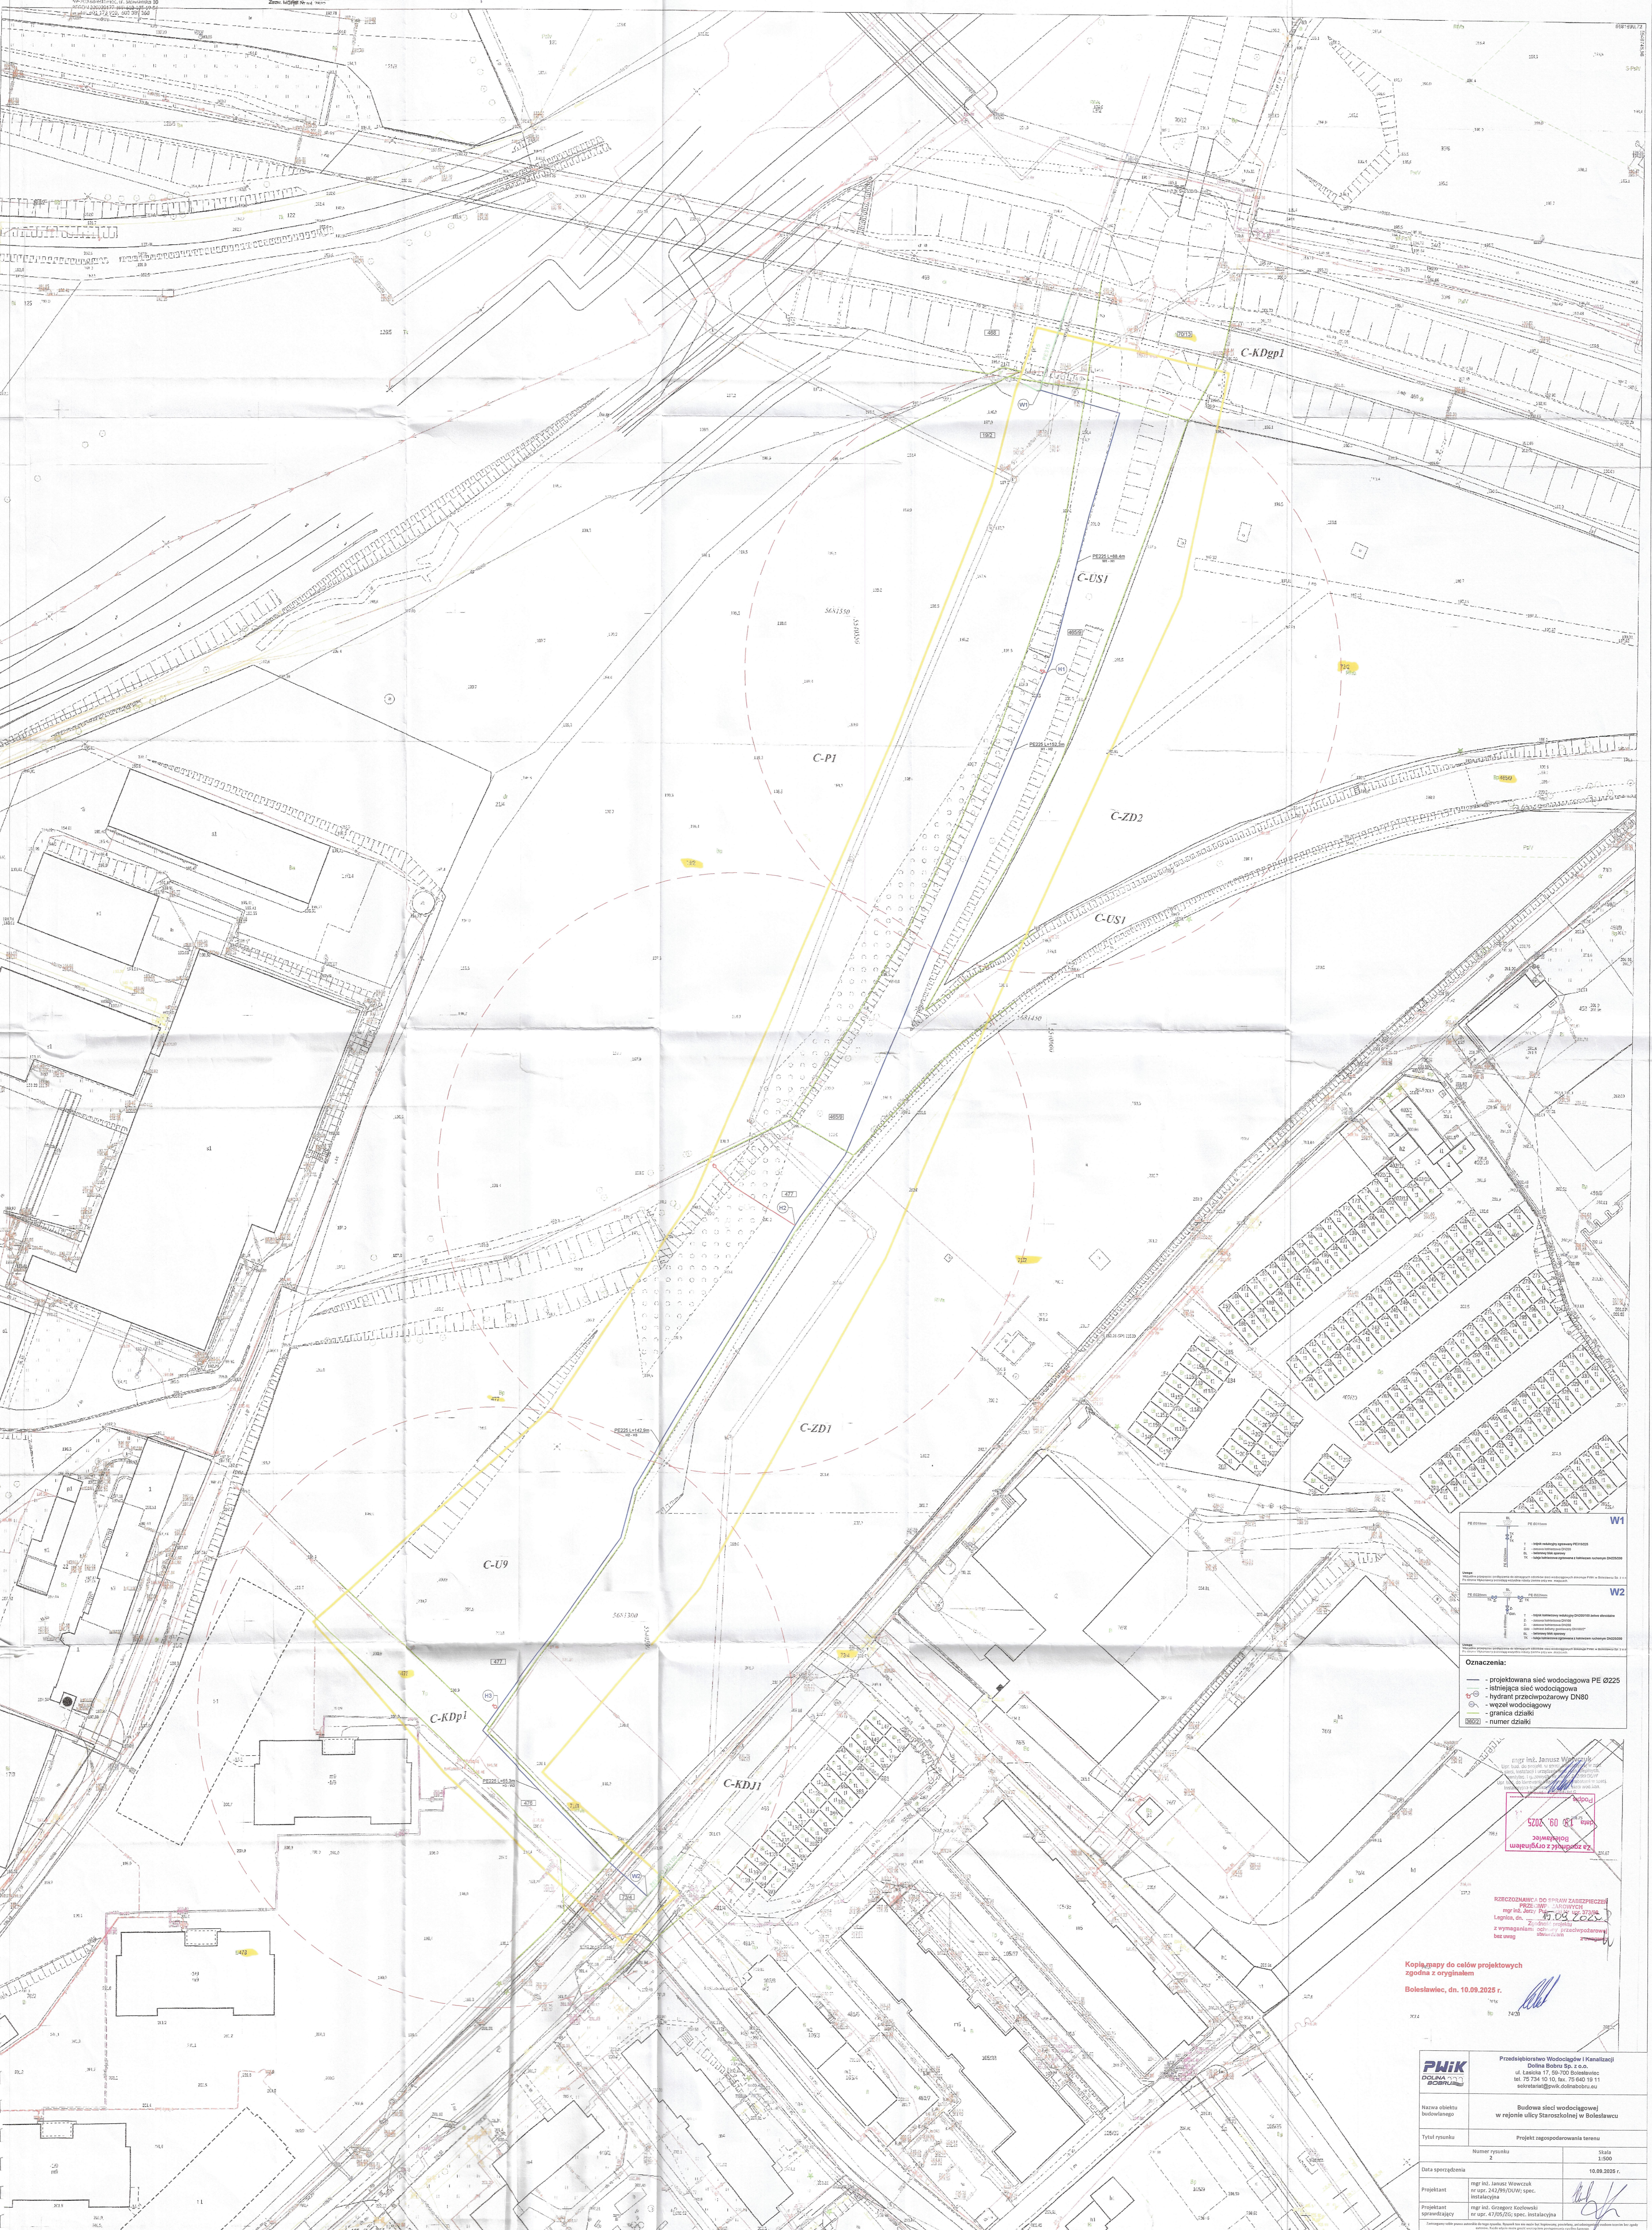

Oznaczenia:

- projektowana sieć wodociągowa PE 8225
- istniejąca sieć wodociągowa
- węzeł rozdzielczy DN80
- granica działki
- numer działki

mgr inż. Janusz Wórczak
 mgr inż. Przemysław Kozłowski
 mgr inż. Grzegorz Kozłowski

Kopię gąsży do celów projektowych
 zgodną z oryginałem
 Bolesławiec, dn. 10.09.2025 r.

		Przedsiębiorstwo Wodociągów i Kanalizacji Dolna Bolesławiec Sp. z o.o. ul. Łaskowa 17, 76-700 Bolesławiec tel. 76 734 10 10, fax 76 640 19 11 www.pniik.dolna-boleslawiec.pl	
Nazwa obiektu budowlanego: Budowa sieci wodociągowej w rejonie ulicy Staroszkolnej w Bolesławcu		Tytuł projektu: Projekt zagospodarowania terenu	
Data sporządzenia: 10.09.2025 r.		Skala: 1:500	
Projektant: mgr inż. Janusz Wórczak mgr inż. Przemysław Kozłowski		Wykonawca: mgr inż. Grzegorz Kozłowski	