


**Oznaczenia:**

- - projektowana sieć kanalizacyjna tłoczna PE DN110 (obszar we właściwości Starosty Lwóweckiego) - wg odrębnego opracowania
- - - - projektowana sieć kanalizacyjna tłoczna PE DN110 (obszar we właściwości Wojewody Dolnośląskiego)
- - projektowana komora betonowa Dn1200 z czyszczakiem
- rura osłonowa PEHD200mm L=16m
- 185/1 - numer działki
- - granica działki

Głębokość posadowienia rurociągu w działce nr 62 H=1,5m

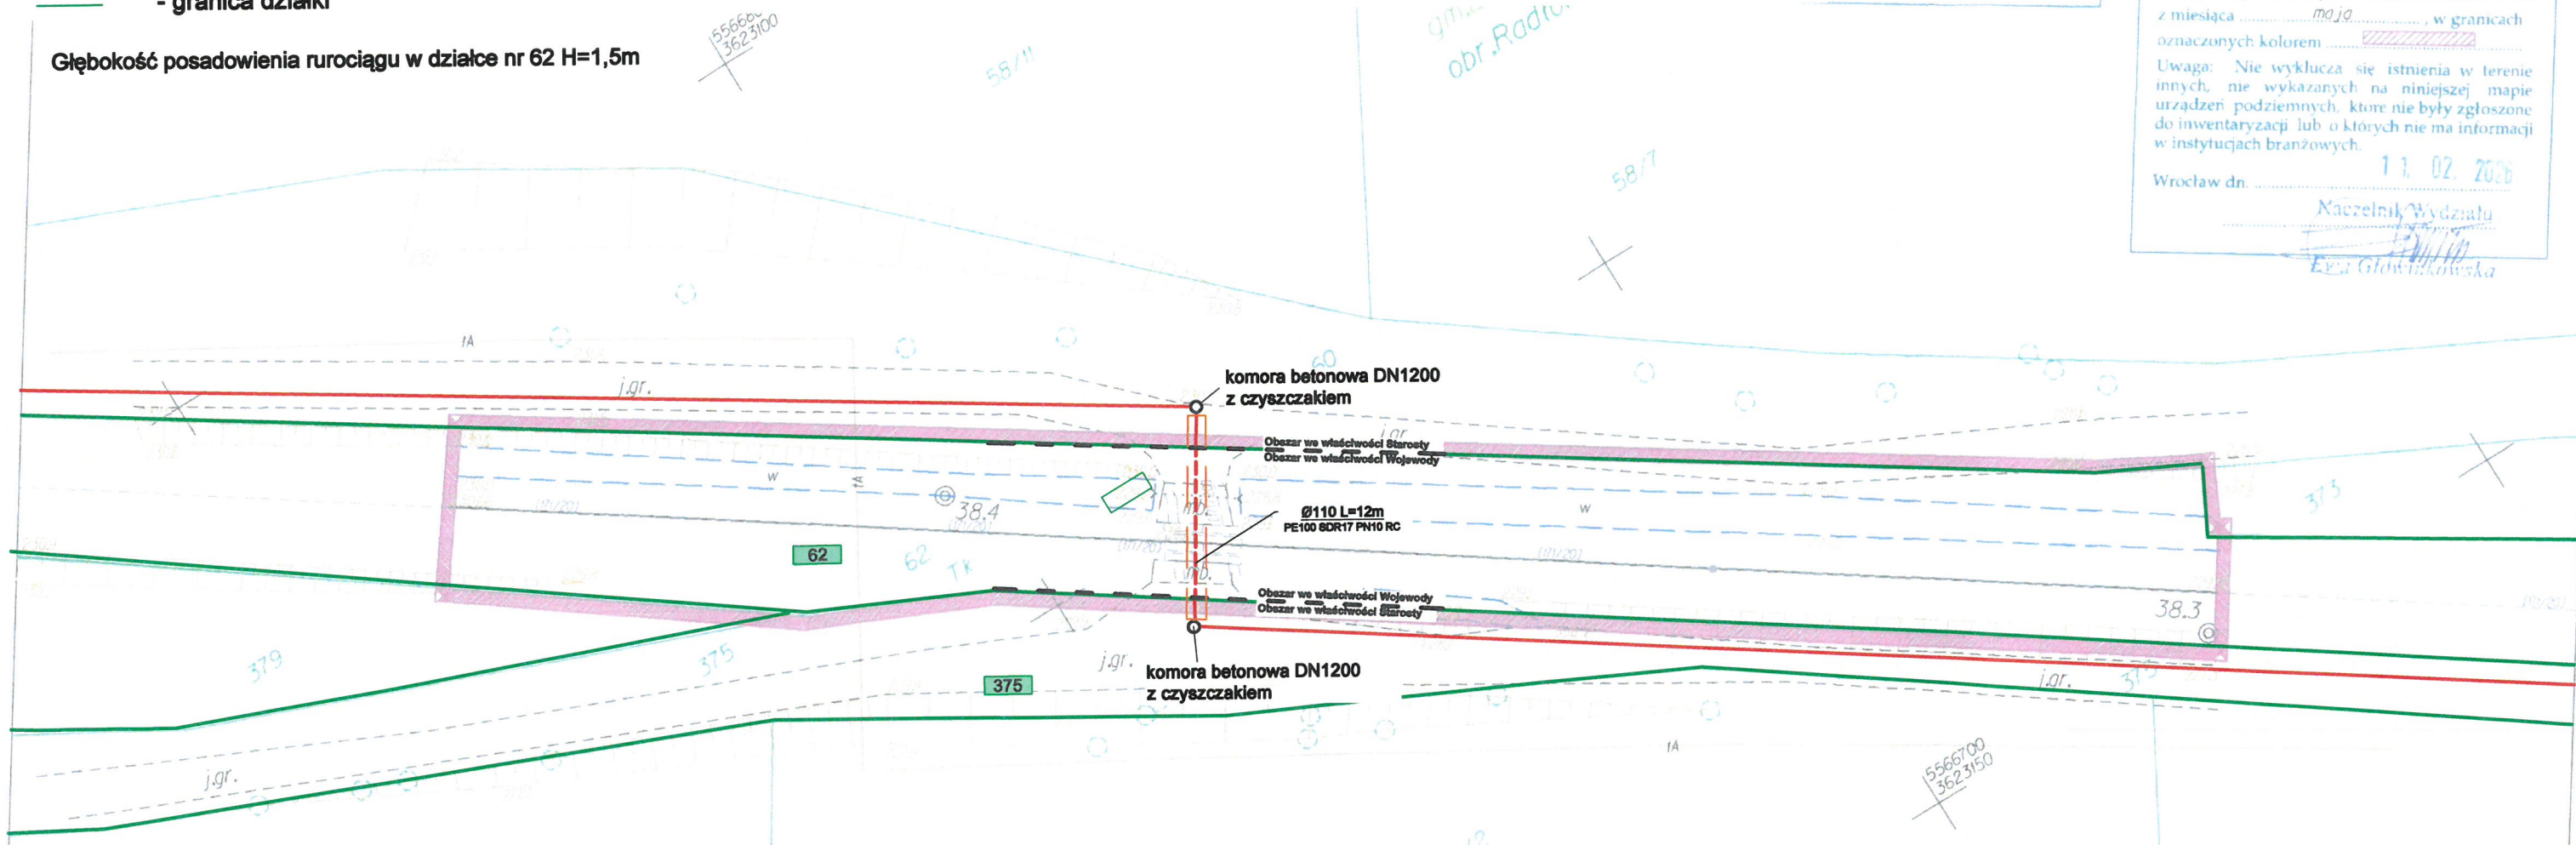

Aktualizację mapy do celów projektowych w zakresie oznaczonym kolorem     
 opracował:  
 Łukasz Piłarski Usługi Geodezyjne  
 Grabiszyńska 315/9, 53-236 Wrocław

osiągnięci gruntowe mające wpływ na tarowanie gruntów zlokalizowanych w ramach projektowanej inwestycji... nie badano

**PRODUKCJA WZBRONIONA**

PKP Spółka Akcyjna  
 Oddział Gospodarowania Nieruchomościami we Wrocławiu  
 Kolejowy Ośrodek Dokumentacji Geodezyjnej i Kartograficznej  
 Mapa sytuacyjno-wysokościowa w skali 1:500 dla celów projektowych

Obiekt: Lwówek Śląski - Niwnice  
 Sek. L283 KMW/20.6.321.60.2025

Mapę niniejszą uzupełniono pomiarami aktualizacyjnymi sytuacyjno-wysokościowymi i urządzeń podziemnych w roku 2025 z miesiąca maja, w granicach oznaczonych kolorem   

Uwaga: Nie wyklucza się istnienia w terenie innych, nie wykazanych na niniejszej mapie urządzeń podziemnych, które nie były zgłoszone do inwentaryzacji lub o których nie ma informacji w instytucjach branżowych.

11.02.2026  
 Wrocław dn.   
 Kancelaria Wydziału  
 Ewa Głowacka

MAPA NUMERYCZNA  
 Zakończona w 2025r. przez:  
 Łukasz Piłarski Usługi Geodezyjne  
 Poziomy układ państwowy - '1965'  
 Wysokościowy układ odniesienia - "AMSTERDAM" PKP

szlak: Lwówek Śląski - Niwnice  
 linia: 283 Jelenia Góra - Ławaszowa  
 km : 38.300 - 38.440  
 SKALA 1:500

nie wyklucza się istnienia innych urządzeń podziemnych nie wykazanych na niniejszej mapie co do których nie było informacji w instytucjach branżowych.

	<b>Przedsiębiorstwo Wodociągów i Kanalizacji Dolna Bobru sp. z o.o.</b> ul. Łasicka 17, 59-700 Bolesławiec tel. 75 734 10 10, fax. 75 640 19 11 sekretariat@pwik.dolnabobru.eu	
Nazwa inwestycji	<b>Budowa sieci kanalizacji sanitarnej z Niwnic do Radłowski</b>	
Tytuł rysunku	<b>Projekt zagospodarowania terenu</b>	
Nazwa obiektu budowlanego	<b>SIEĆ KANALIZACJI SANITARNEJ</b>	
	Numer rysunku <b>1</b>	Skala <b>1:500</b>
Inwestor	<b>PWIK Dolna Bobru sp. z o.o.</b> ul. Łasicka 17 59-700 Bolesławiec	Data sporządzenia <b>05.03.2026 r.</b>
Projektant	<b>mgr inż. Grzegorz Kozłowski</b> nr upr. 47/05/ZG; spec. instalacyjna	
<small>Zastrzegamy sobie prawa autorskie do tego rysunku. Rysunek ten nie może być kopiowany, powielany, ani udostępniany osobom trzecim bez zgody autorów. Każde użycie może grozić wyczeraniem postępowania cywilno-karnego.</small>		